





平面図 8:1:50

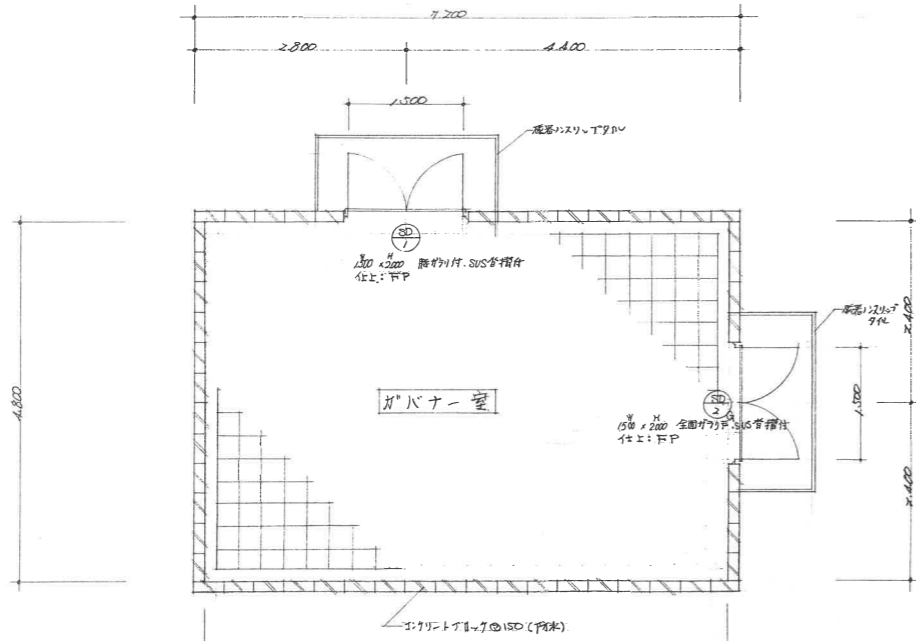


小 屋 伏 七 圖 8:1:50

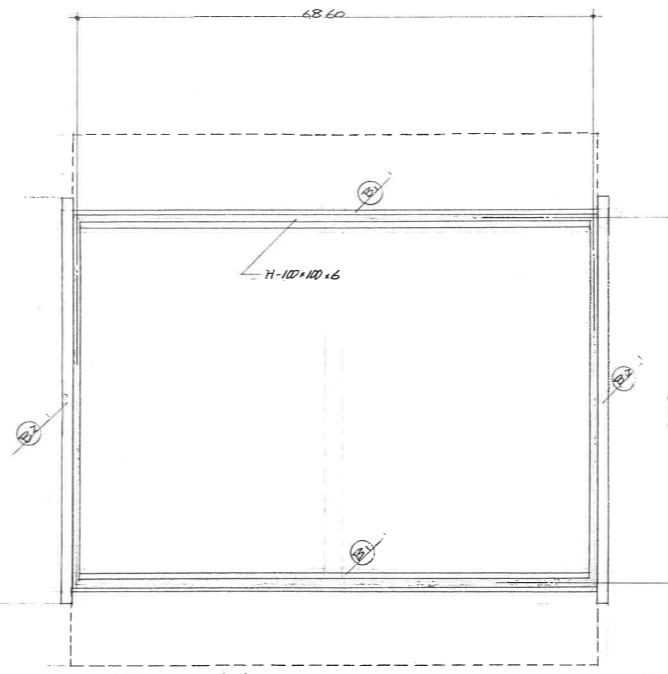

式 面 図 8:1:100

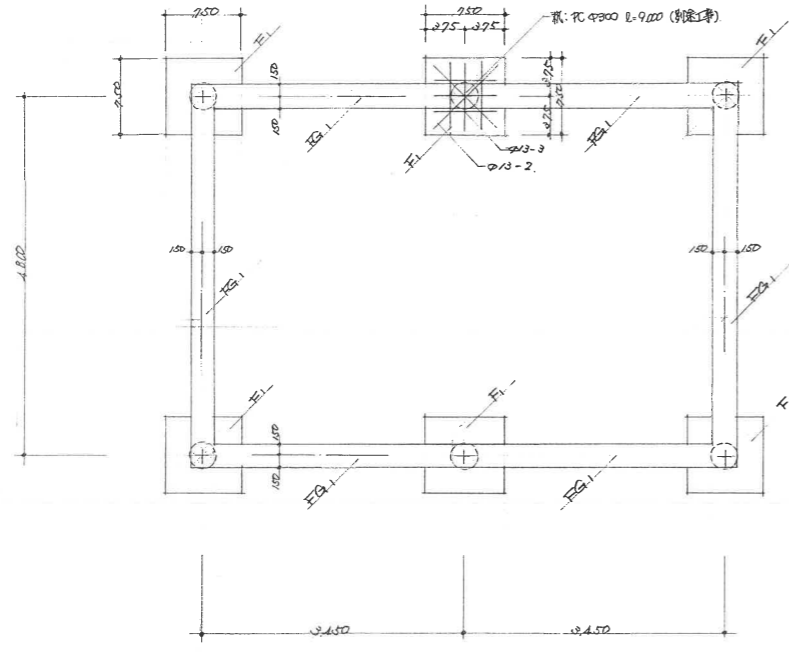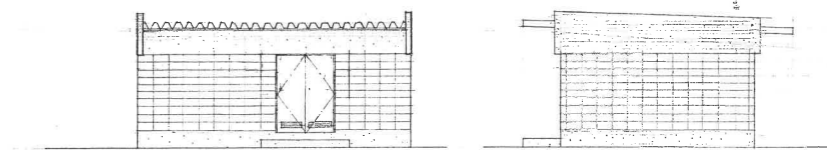

基 礎 伏 七 圖 8:1:50

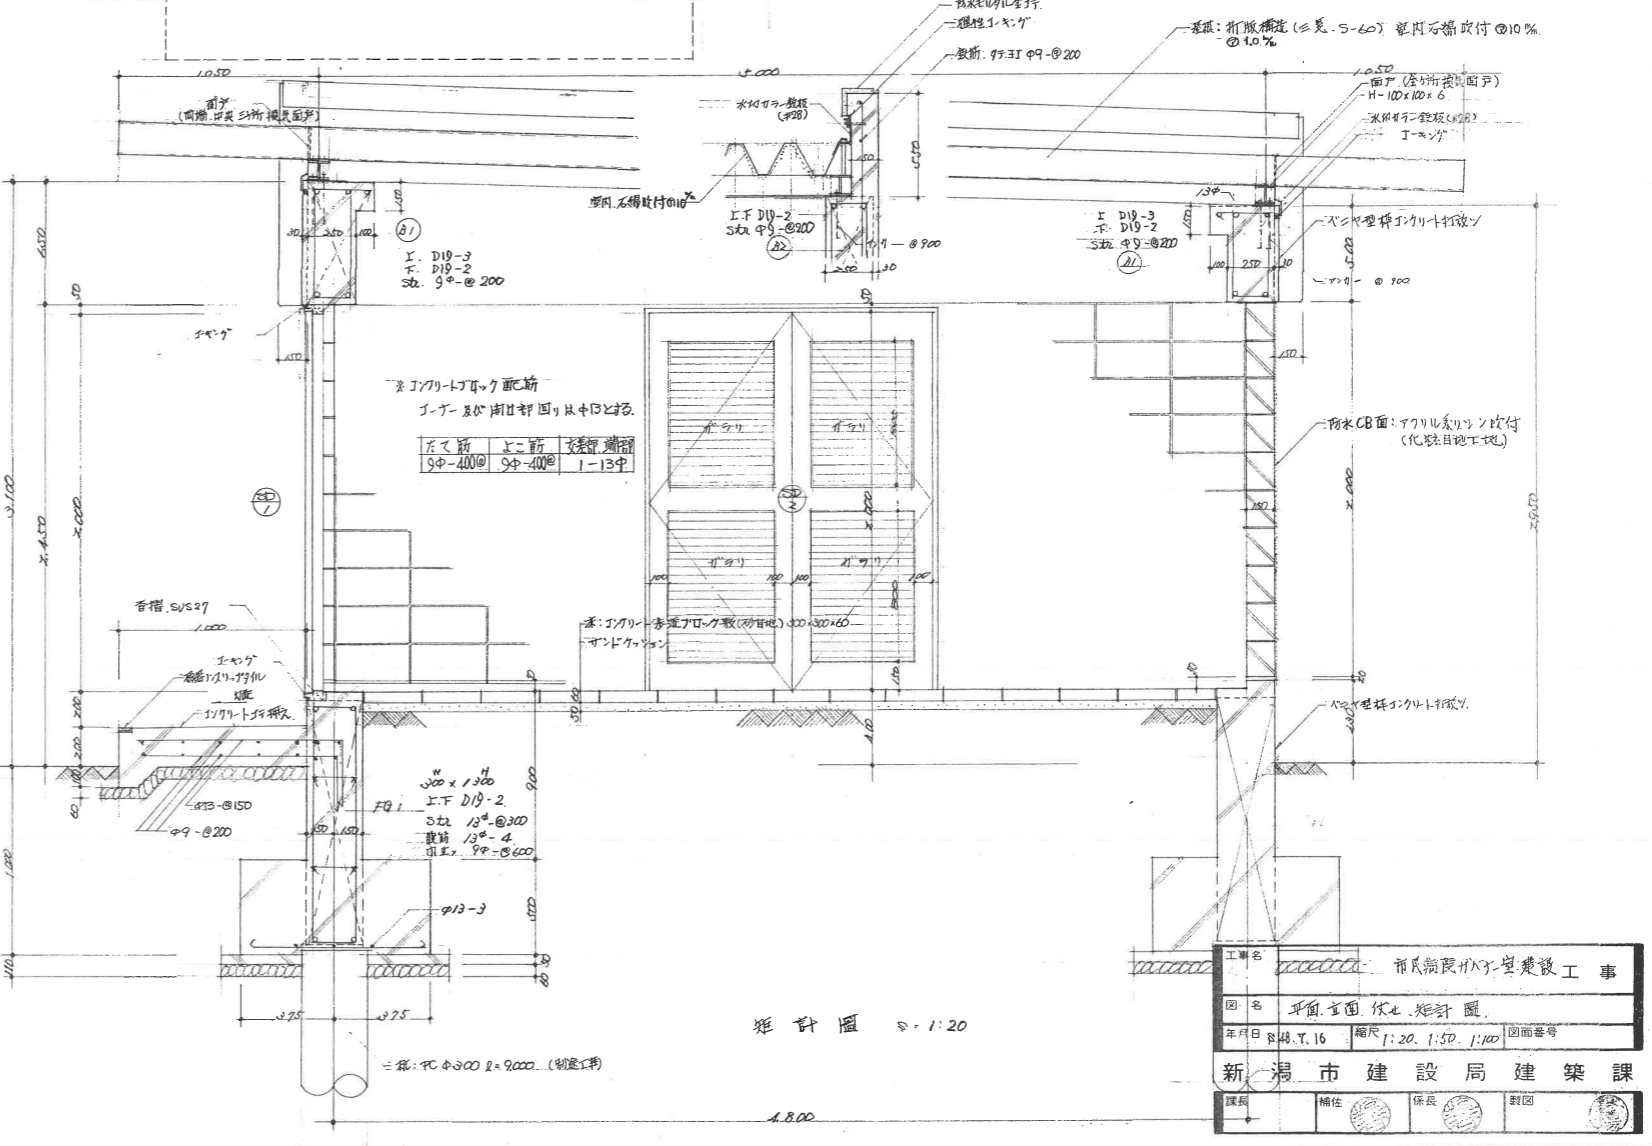

断 面 図 8:1:20

工事名	市立図書館小一室建設工事
図 名	平面・断面・伏七図設計図
年月日	8.14.Y.16
縮尺	1:20, 1:50, 1:100
図面番号	
新 潟 市 建 設 局 建 築 課	
課長	主任
技師	設計

